





Simbología

CIRCUITO DE PLANTA BAJA DE 210


- SALIDAS DE TECHOS
- SALIDAS DE CONTACTOS DOBLES
- SALIDAS APAGADORES DOBLES
- VENTILADOR

- CONTRATRABE CT
- TRABE TB
- COLUMNA C1
- ZAPATA AISLADA Z1
- ZAPATA COLINDANTE Z2

Detalles

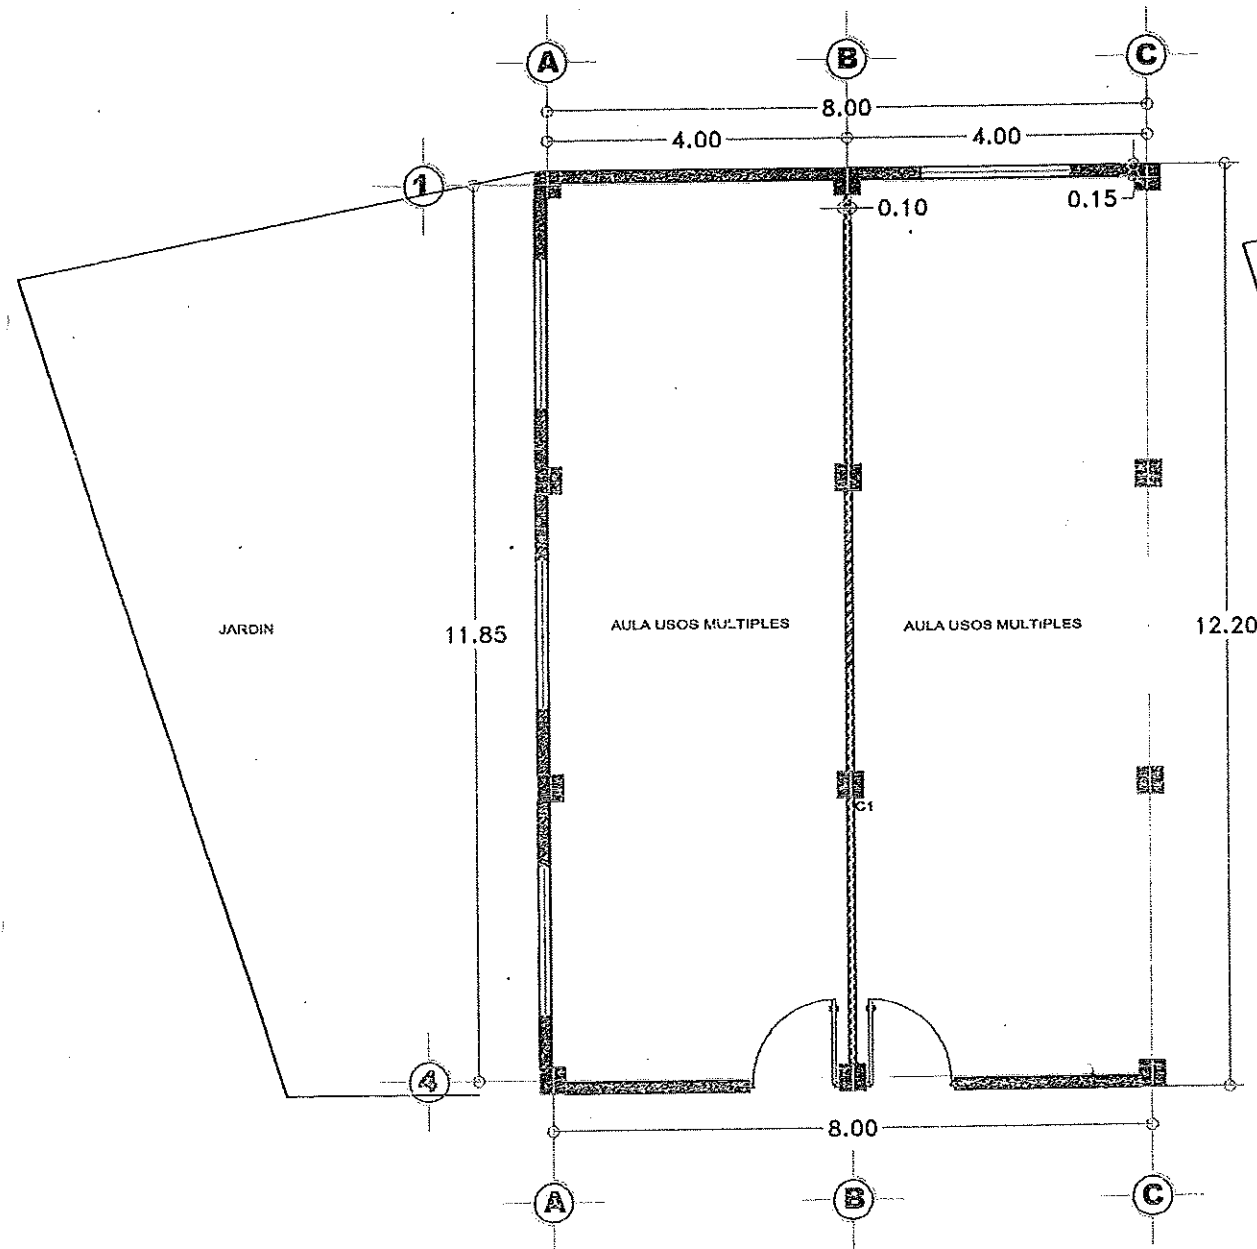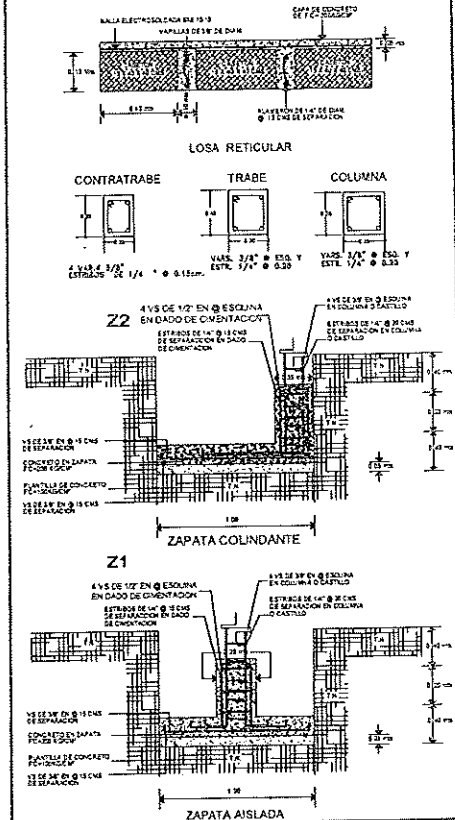

PLANTA ARQUITECTONICA

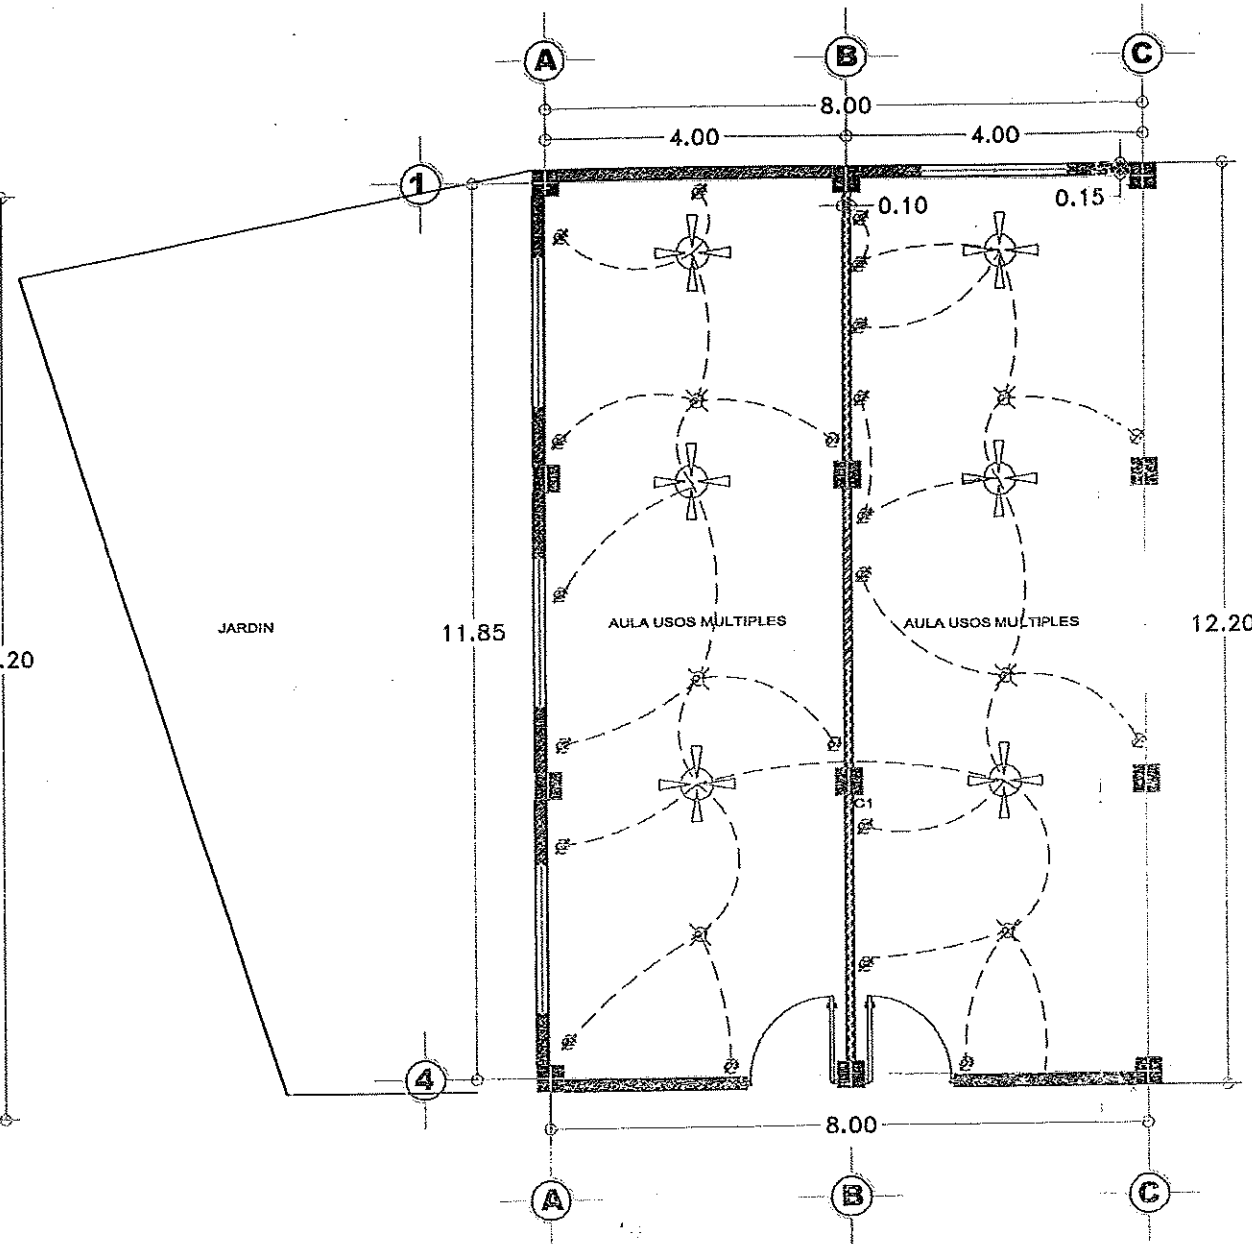

PLANTA DE INST. ELECTRICAS

Contenido: Planta Arquitectonica y Planta De Inst. Electrica

Escala: 1:100

Fecha: 26 de Febrero del 2019

Plano:

1